



- ㊦ ドアホン   ㊦ 壁掛ブラケットライト   ㊦ ダウンライト   ㊦ シーリングライト   ● スイッチ   ㊦ IP 防水コンセント   ㊦ スポットライト  
 ㊦ 換気扇   ㊦ インターホン   ㊦ エコキュートリモコン   ㊦ コンセント   ● 3路スイッチ   ㊦ テレビコンセント   ㊦ 電話コンセント

- \*1 天井換気扇(1F、脱衣室 2F、階段ホール) 埋込寸法180mm角 三菱電機VD-10ZLC12  
 \*2 玄関ホール収納にインターネットケーブル引き込み点設置、\*3へ固定電話用配線  
 \*4 2F北居室×2部屋は勾配天井の為エムシーライトを設置。壁スイッチはボンド用取付付きを取付。

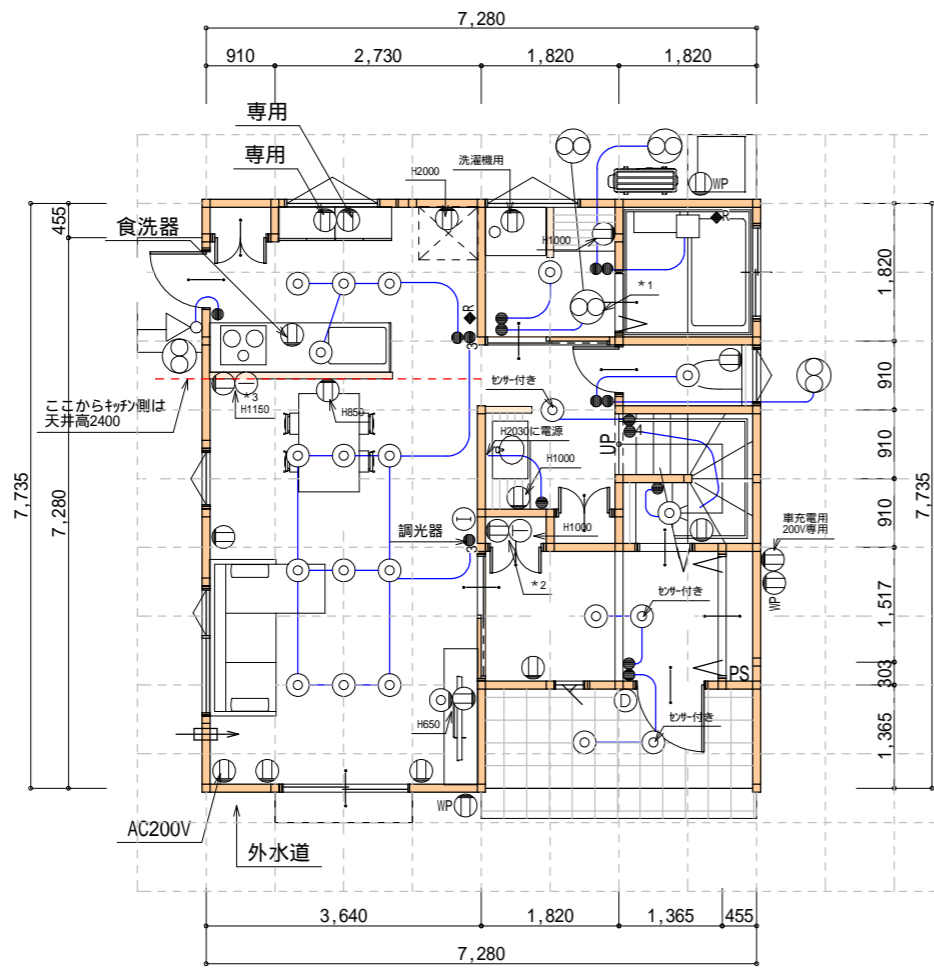

1階 電灯コンセント図 S:1/100

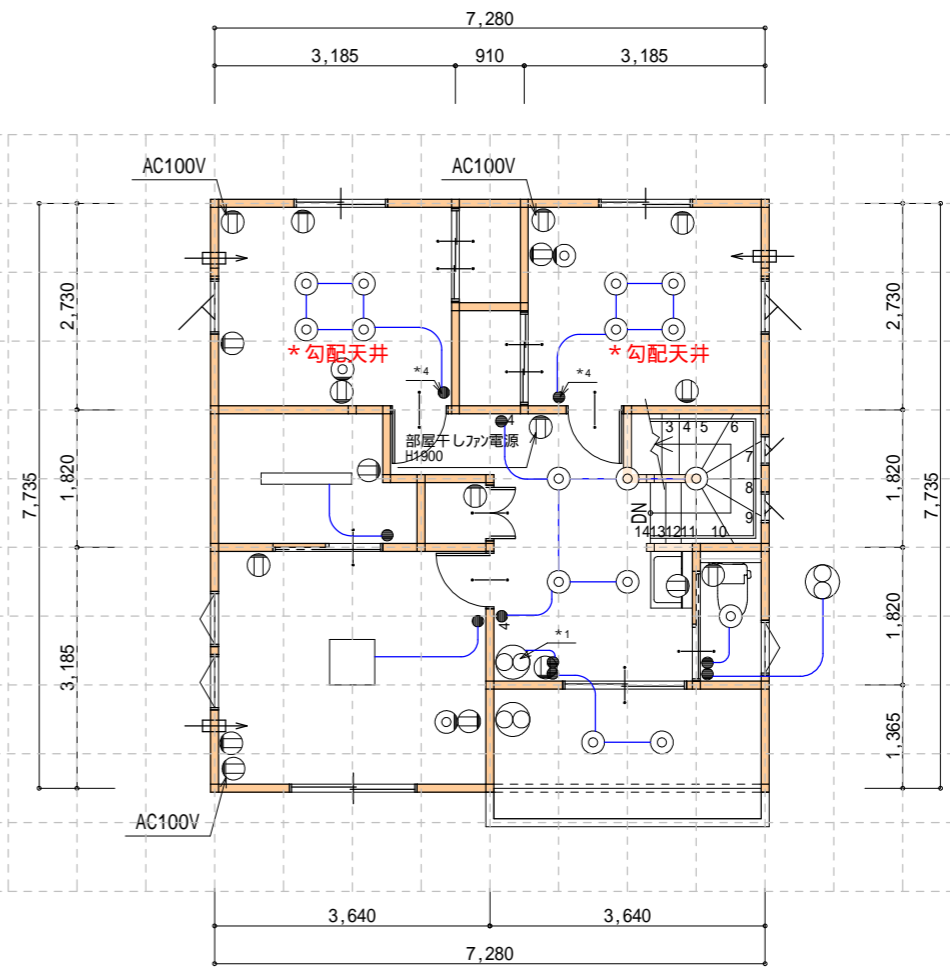

2階 電灯コンセント図 S:1/100

工事名 昭和町河西1347・1346 区画1

HIGASHI 株式会社ヒガシ

山梨県南アルプス市下高砂332-8  
TEL 055-280-5133 FAX 055-280-5135

管理者

設計者

担当者

図面名 1階 電灯コンセント図, 2階 電灯コンセント図

図面

備考

日付

日付

日付

縮尺 1/100

4