


Ⓧ ドアホン ○ 壁掛ブラケットライト ⊙ ダウンライト ⊕ シーリングライト ● スイッチ ⊕ IP 防水コンセント ◁ スポットライト

⊗ 換気扇 ① インターホン ◆ エコキュートリモコン ⊕ コンセント ● 3路スイッチ ⊕ テレビコンセント ① 電話コンセント


*1 天井換気扇(1F、脱衣室 2F、階段ホール) 埋込寸法180mm角 三菱電機VD-10ZLC12

*2 玄関ホールの収納にインターホンの引込み点設置、*3へ固定電話用配線

*4 2F北居室×2部屋は勾配天井の為エバ-ルDLを設置。壁スイッチは和-初用取付付きを取付。

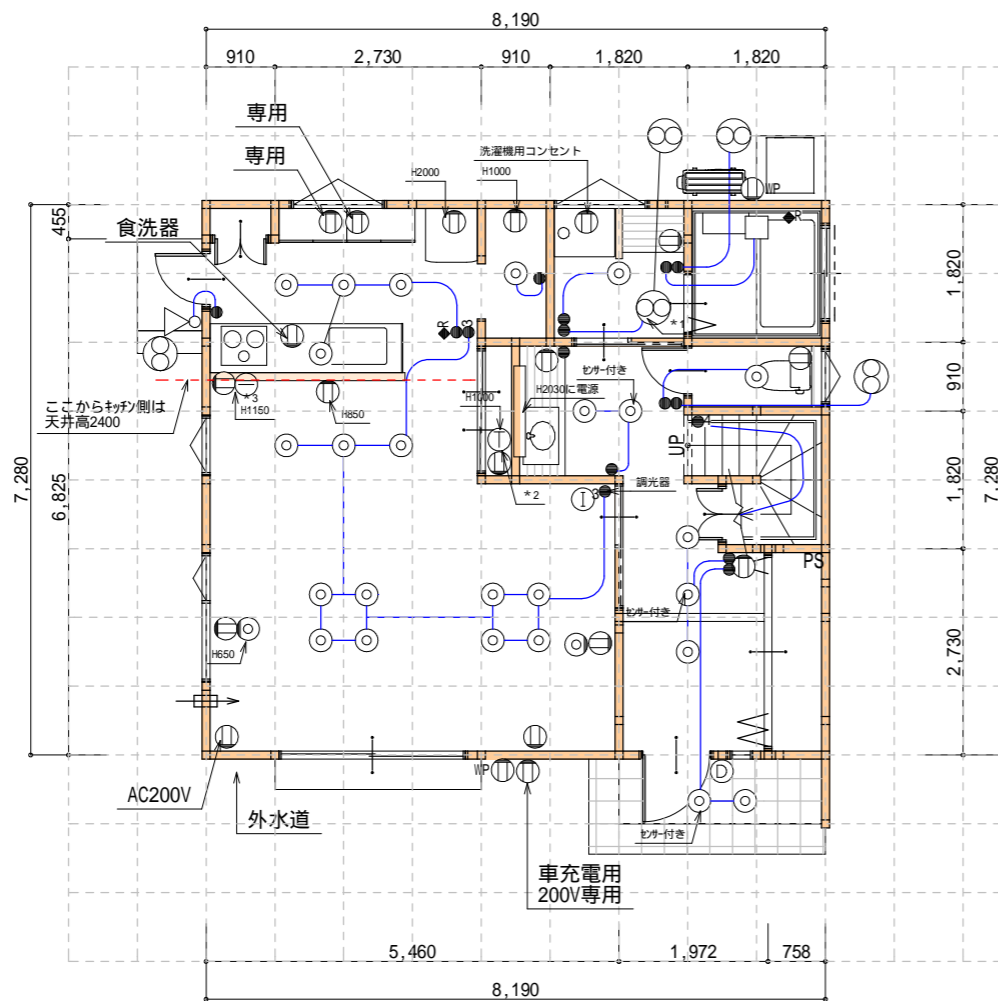

1階 電灯コンセント図 S:1/100

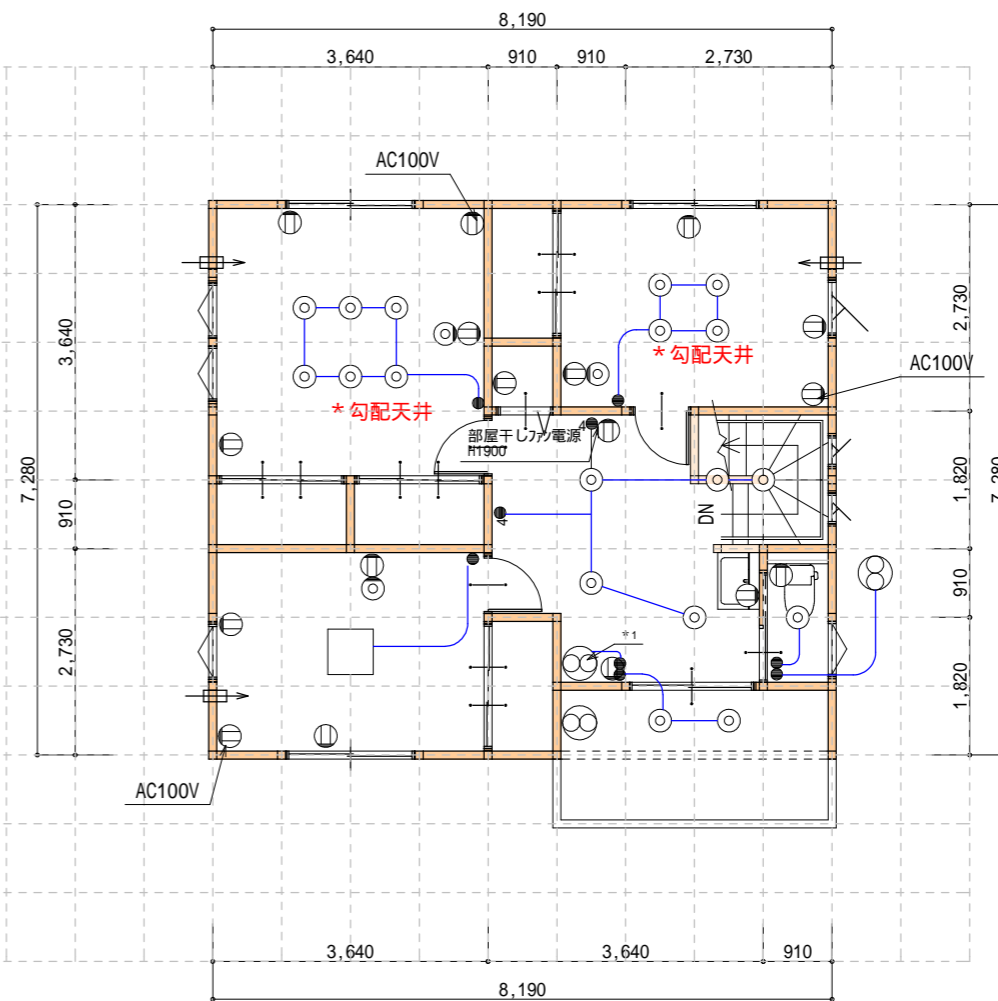

2階 電灯コンセント図 S:1/100

工事名 昭和町河西1347・1346 区画2(2案)

HIGASHI 株式会社ヒガシ

山梨県南アルプス市下高砂332-8
TEL 055-280-5133 FAX 055-280-5135

管理者

設計者

担当者

図面名 1階 電灯コンセント図, 2階 電灯コンセント図

図面

備考

日付

日付

日付

縮尺 1/100

4