


- ㊦ ドアホン   〇 壁掛ブラケットライト   ㊦ ダウンライト   ㊦ シーリングライト   ● スイッチ   ㊦ 防水コンセント   ㊦ スポットライト  
 ㊦ 換気扇   ㊦ インターホン   ㊦ エコキュートリモコン   ㊦ コンセント   ● 3路スイッチ   ㊦ テレビコンセント   ㊦ 電話コンセント

- \*1 天井換気扇 (1F、脱衣室 2F、階段ホール) 埋込寸法180mm角 三菱電機VD-10ZLC12  
 \*2 ライティングダクトレール L: 1500  
 \*3 天井間接照明  
 \*4 防犯カメラLAN配線接続場所

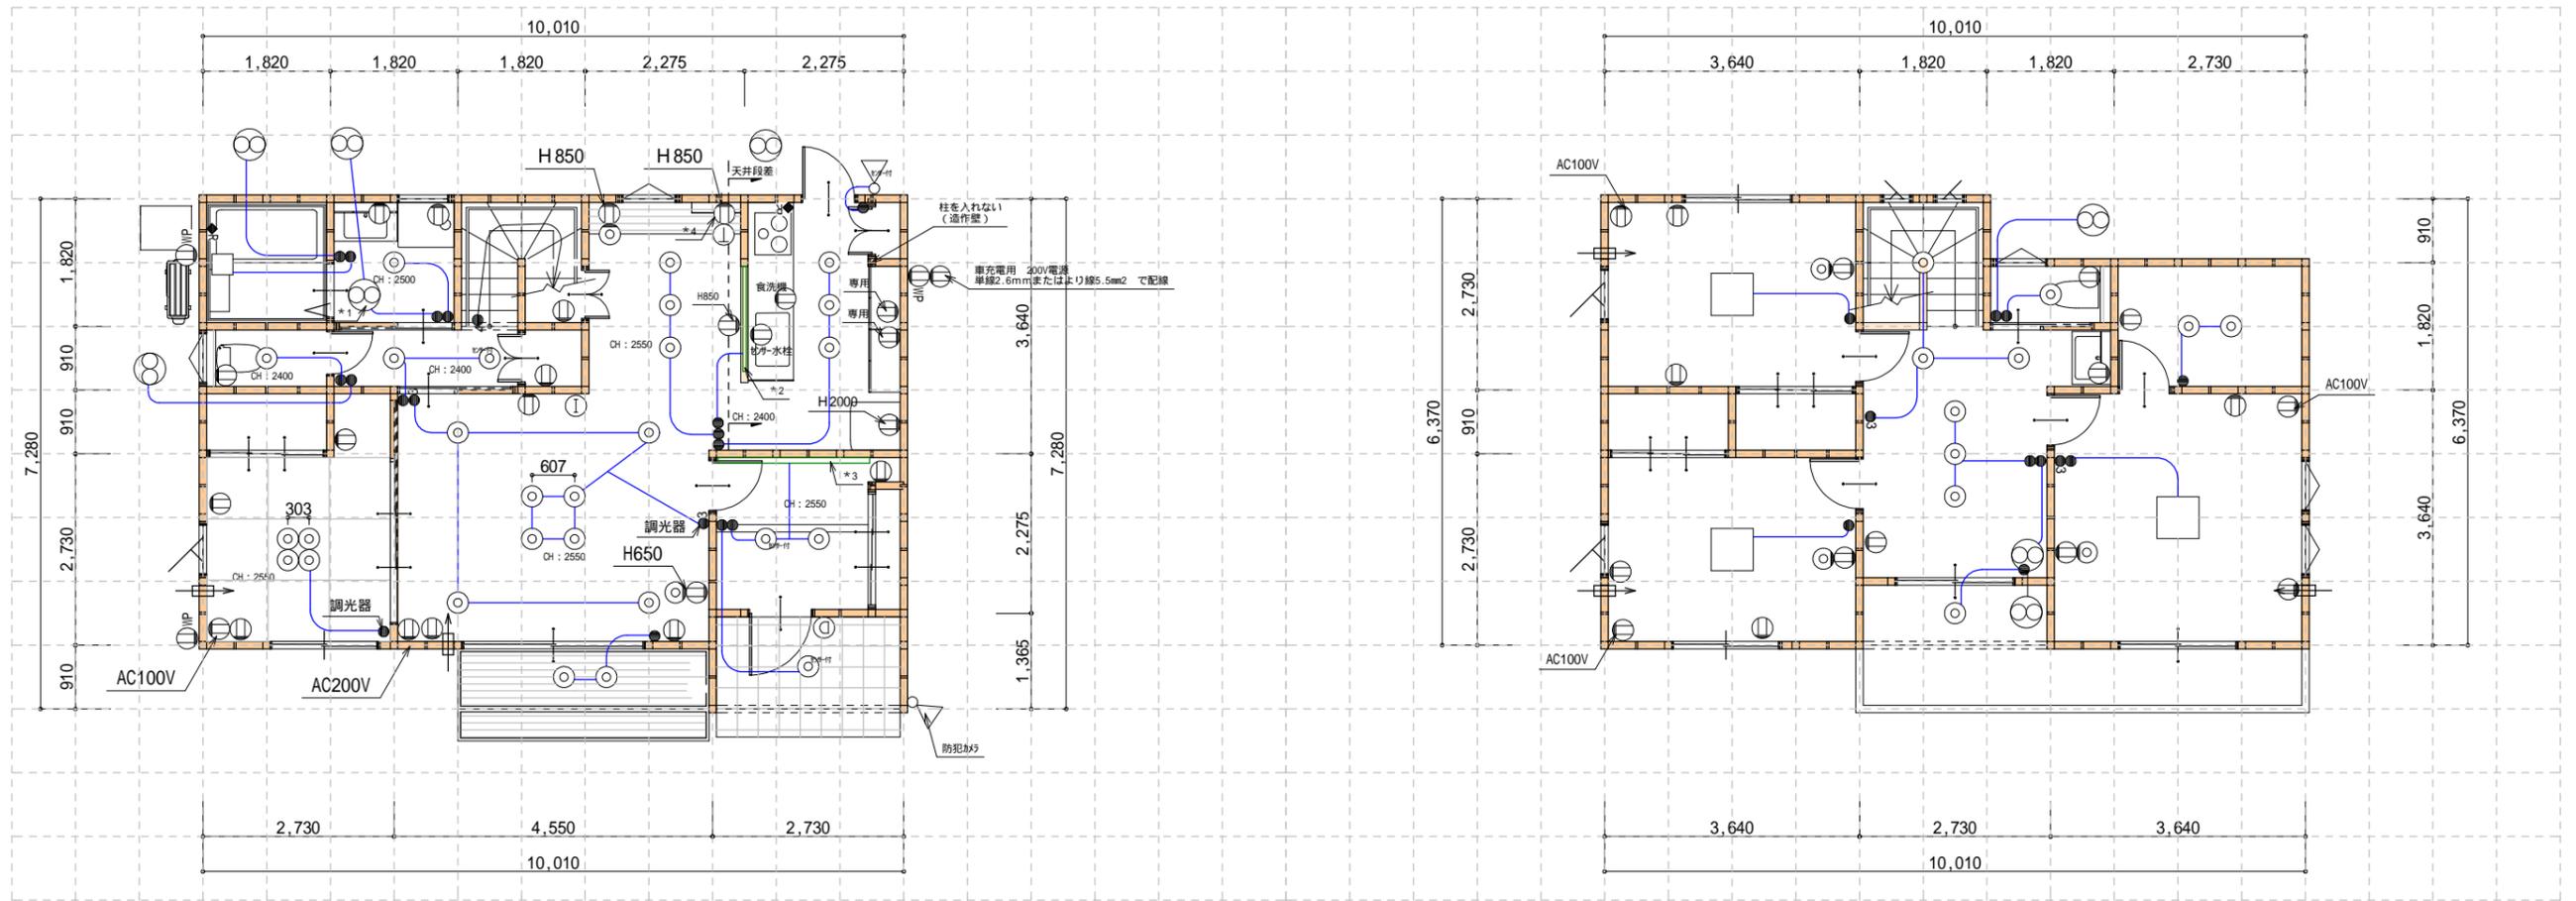

1階 電灯コンセント図 S: 1/100

2階 電灯コンセント図 S: 1/100

工事名 池田3丁目分譲地区画 建物配置案

HIGASHI 株式会社ヒガシ

山梨県南アルプス市下高砂332-8  
TEL 055-280-5133 FAX 055-280-5135

管理者

設計者

担当者

図面名 1階 電灯コンセント図, 2階 電灯コンセント図

図面

備考

日付

日付

日付

縮尺 1/100

4